



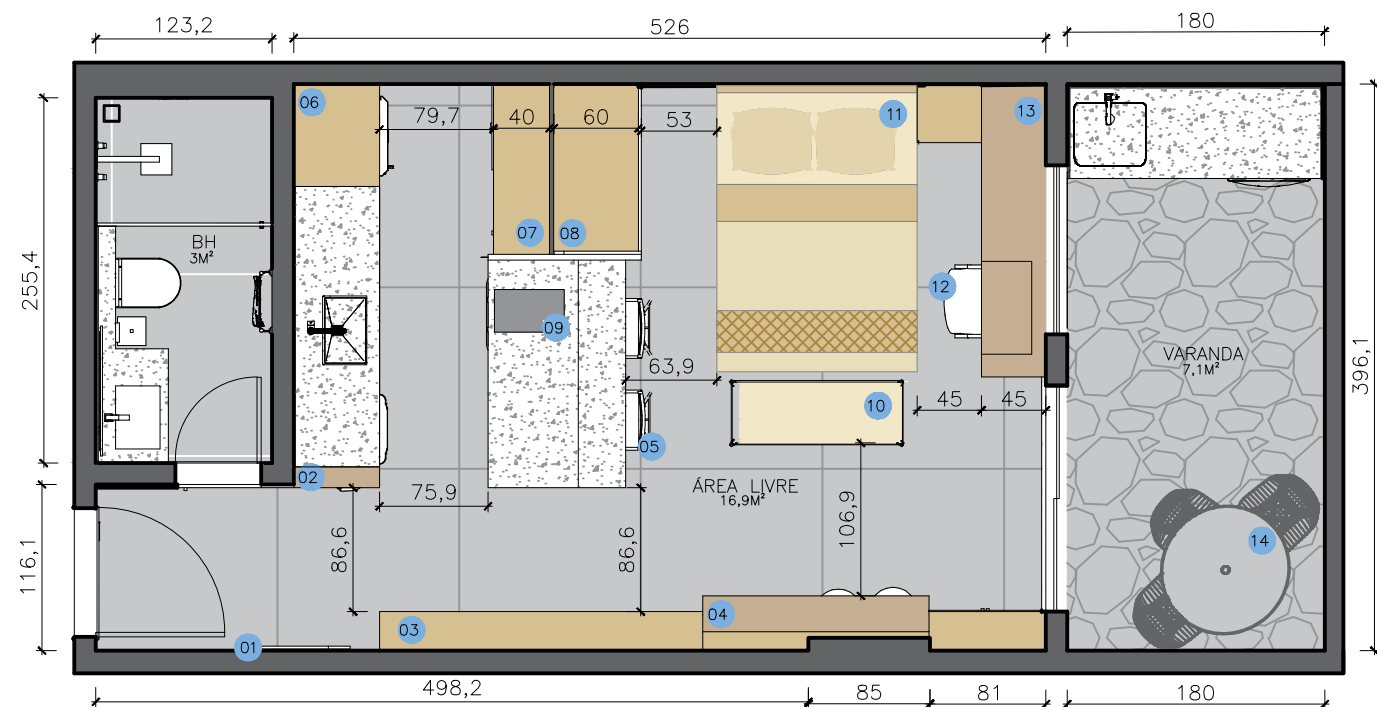


PLANTA LAYOUT
ESC: 1/50

LEGENDA ELEMENTOS	
01	ESPELHO
02	ARMÁRIO 60X15CM
03	ARMÁRIO LOUÇAS 226X27CM
04	RACK 158X38CM
05	BANQUETA ALTA
06	ARMÁRIO GELADEIRA 60X70CM
07	CRISTALEIRA 120X40CM
08	ROUPEIRO 120X60CM
09	COOKTOP 2 BOCAS
10	RECAMIER 120X45CM
11	CAMA CASAL 138CM
12	CADEIRA RODINHA
13	MESA ESTUDOS 200X45CM
14	MESA 90CM COM CADEIRAS METÁLICAS

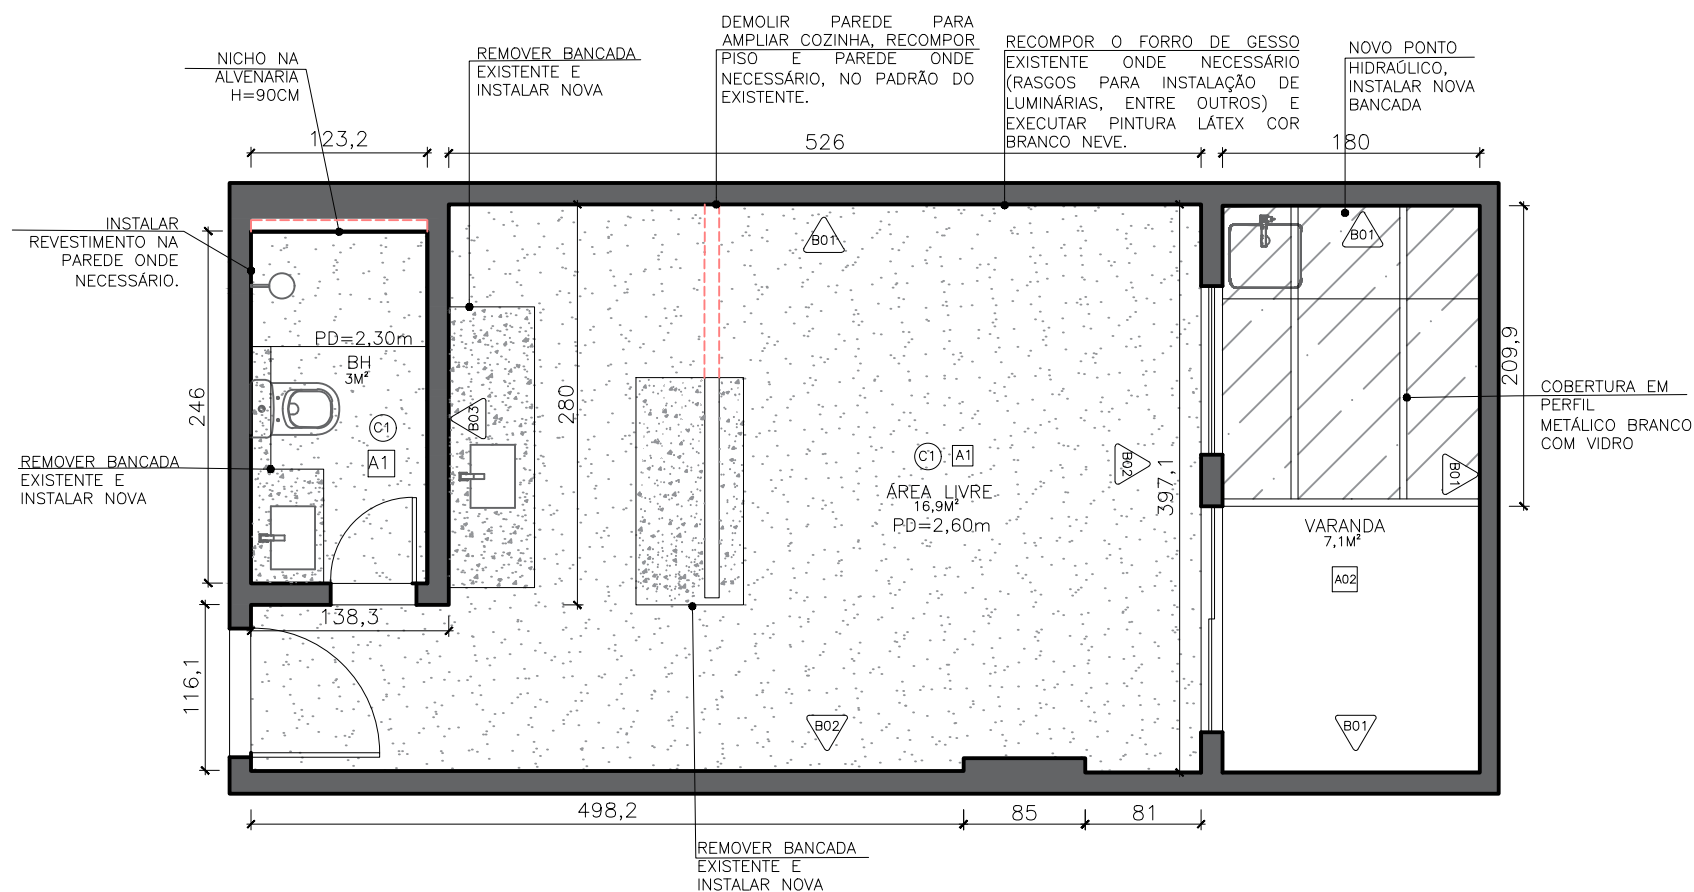


PLANTA REFORMA
ESC: 1/50

A			PISOS	
ESPECIFICAÇÃO			QUANTIDADE	AMBIENTE
A01	PORCELANATO DAMME MAGDAL ICE ACETINADO 83X83CM RETIFICADO		19,9m²	BANHEIRO E ÁREA LIVRE
A02	MOSAICO KIT JANEIRO OFF WHITE, SEM BORDA, JUNTAS DE 1 A 3CM E COR DE REJUNTE INDICADO: COBOFIX PLATINA 23X6,5CM		7,1m²	VARANDA
B				
PAREDES				
ESPECIFICAÇÃO			AMBIENTE	
B01	TEXTURA EM CORELUX COR A DEFINIR		ÁREA LIVRE E VARANDA	
B02	PINTURA COR PAPEL PICADO, SUVINIL		SALA ESTAR/JANTAR, CIRCULAÇÃO, QUARTO	
B03	REVESTIMENTO TIPO QUARTZTO MONT BLANC		COZINHA	
C				
TETOS				
ESPECIFICAÇÃO			AMBIENTE	
C1	FORRO EM GESSO EXISTENTE A RECEBER EMASSAMENTO E PINTURA LÁTEX PVA COR BRANCO NEVE. EXECUTAR LINHA DE SOMBRA E CORTINEIRO ONDE INDICADO NO PROJETO.		TODOS OS CÔMODOS	
SIMBOLOGIA REFORMA				
SÍMBOLO		DESCRIÇÃO		
		PAREDE A DEMOLIR		

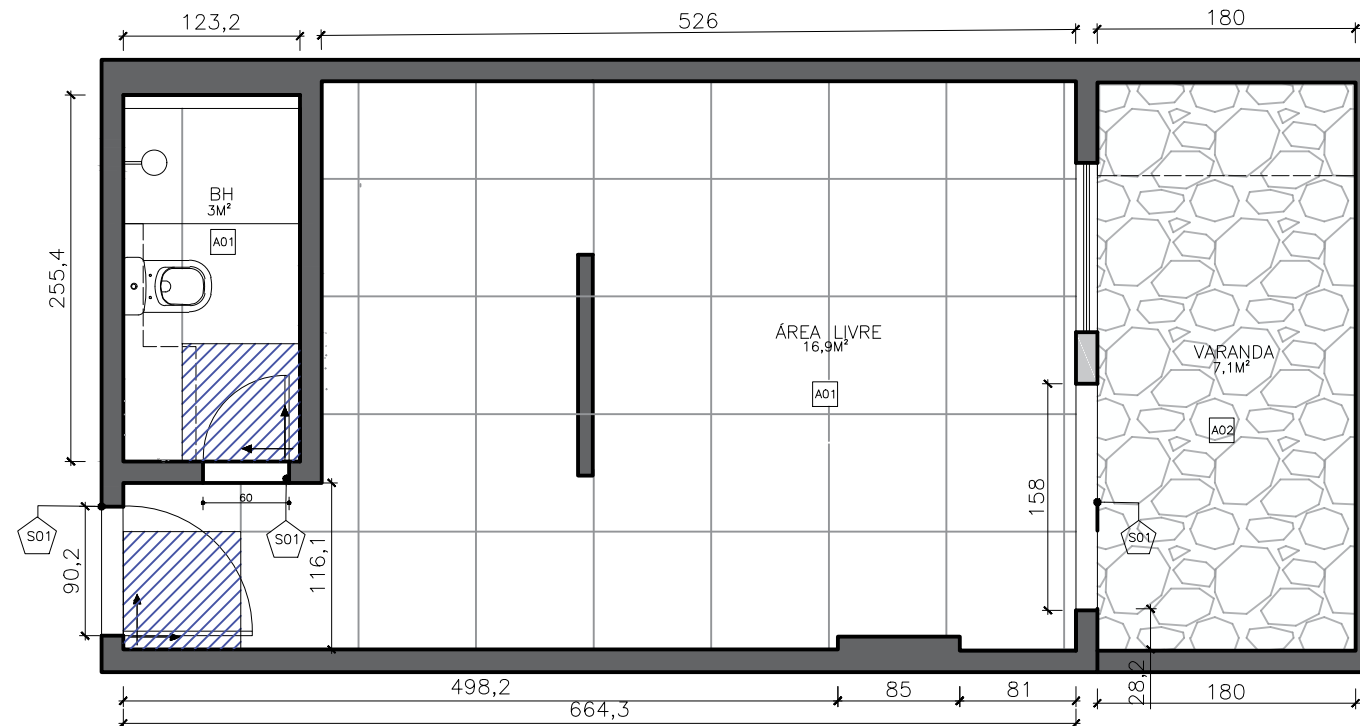

PLANTA PAGINAÇÃO DE PISO
ESC: 1/50

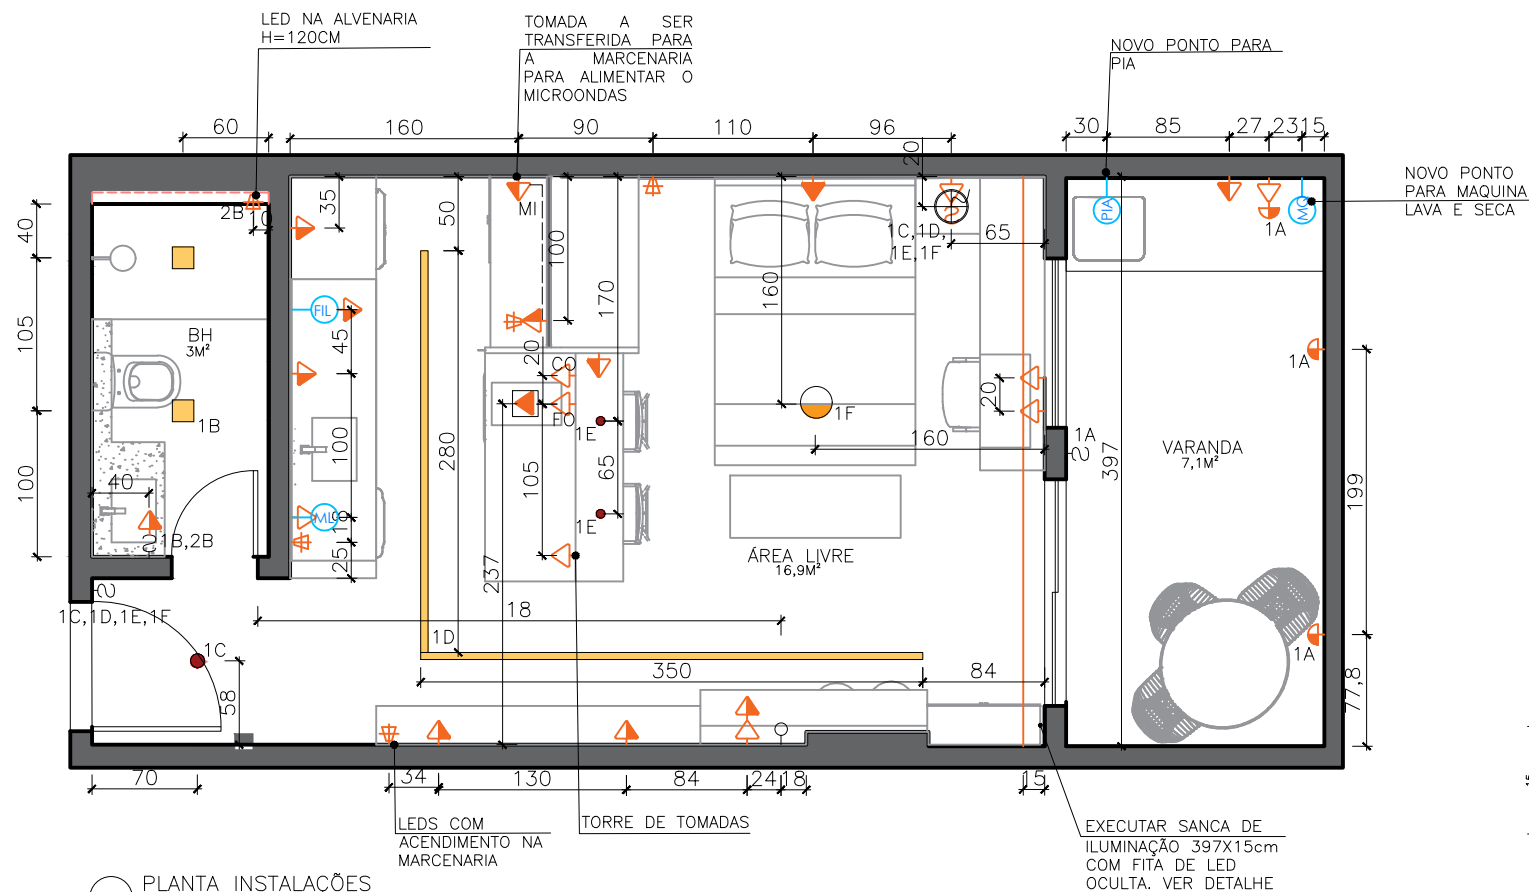


PLANTA INSTALAÇÕES
ESC: 1/50

A PISOS			
ESPECIFICAÇÃO		QUANTIDADE	AMBIENTE
A01	PORCELANATO DAMME MAGDAL ICE ACETINADO 83X83CM RETIFICADO	19,9m²	BANHEIRO E ÁREA LIVRE
A02	MOSAICO KIT JANEIRO OFF WHITE, SEM BORDA, JUNTAS DE 1 A 3CM E COR DE REJUNTE INDICADO:	7,1m²	VARANDA
S SOLEIRAS			
ESPECIFICAÇÃO		QUANTIDADE	AMBIENTE
S01	SOLEIRA EM NANOGLASS L=15cm.	2	BANHEIRO E VARANDA




TOMADAS E ILUMINAÇÃO	
SÍMBOLO	DESCRIÇÃO
	TOMADA BAIXA A SER INSTALADA.
	TOMADA MÉDIA A SER INSTALADA.
	TOMADA ALTA A SER INSTALADA.
	INTERRUPTOR A SER INSTALADO.
	ANTENA A SER INSTALADA.
	FOCO DE LUZ NO TETO.
	PENDENTE 20CM – TIPO BOLA (DOURADO)
	LUMINÁRIA REDONDA.
	LUMINÁRIA QUADRADA.
	ARANDELA A SER INSTALADA NA PAREDE.
	LUMINÁRIA TIPO GAP.
	FITA DE LED
	PIA ÁGUA FRIA – H= 60cm DO PISO
	FILTRO – H= 150cm DO PISO
	MAQUINA DE LAVAR – H= 60cm DO PISO
	LAVA LOUÇA – H= 60cm DO PISO

OBS: SEGUIR ALTURA DAS TOMADAS EXISTENTES PARA INSTALAÇÃO DAS NOVAS

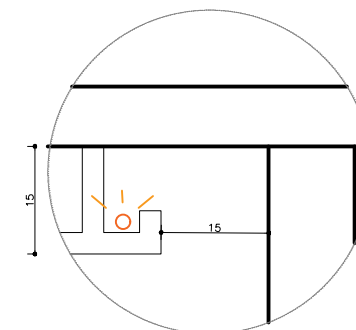

SANCA ILUMINAÇÃO
ESC: 1/5

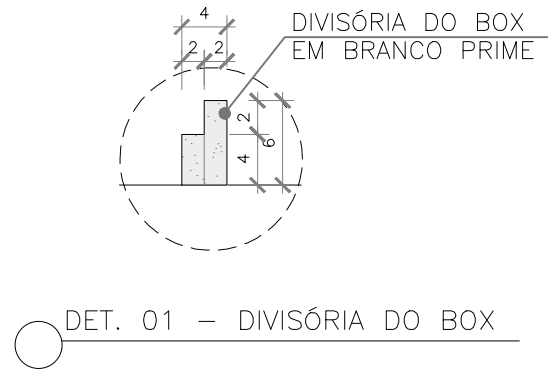


TORNEIRA DE PIA
PARA BANHEIRO COM
BICA MÉDIA PRETA
FOSCA LEVEL DECA


BANCADA EM
NANOGLASS COM
CUBA ESTRUTURADA,
ESP. 2cm, COM
BORDAS BISOTADAS
EM 3mm.

CHUVEIRO
LORENZETTI ACQUA
DUO PRATA 220V
7800W


DIVIBOX BRANCO
PRIME

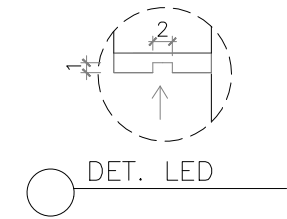


PLANTA BAIXA – BH SOCIAL

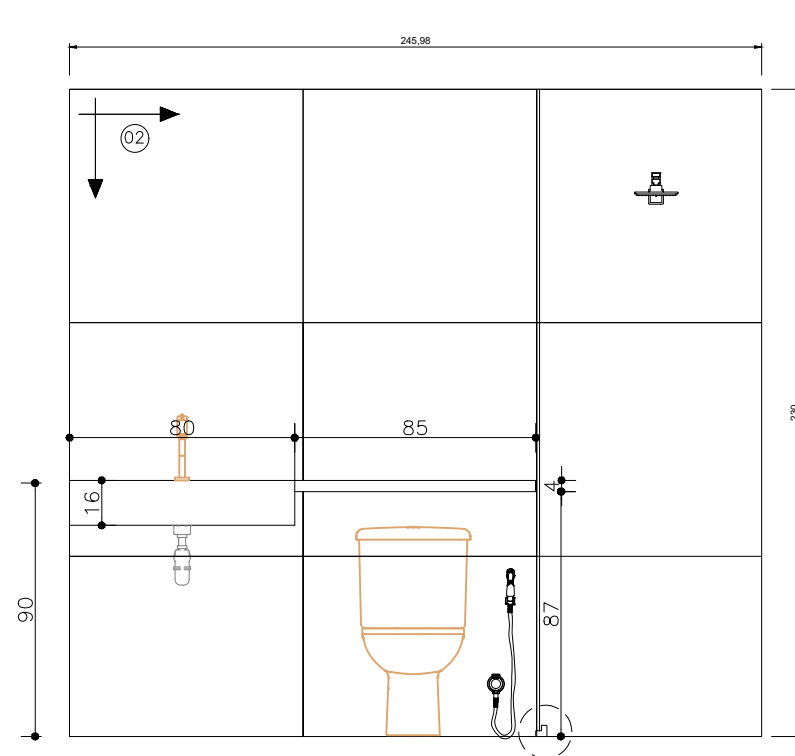


VISTA 01 – BH SUITE
ESCALA 1/25

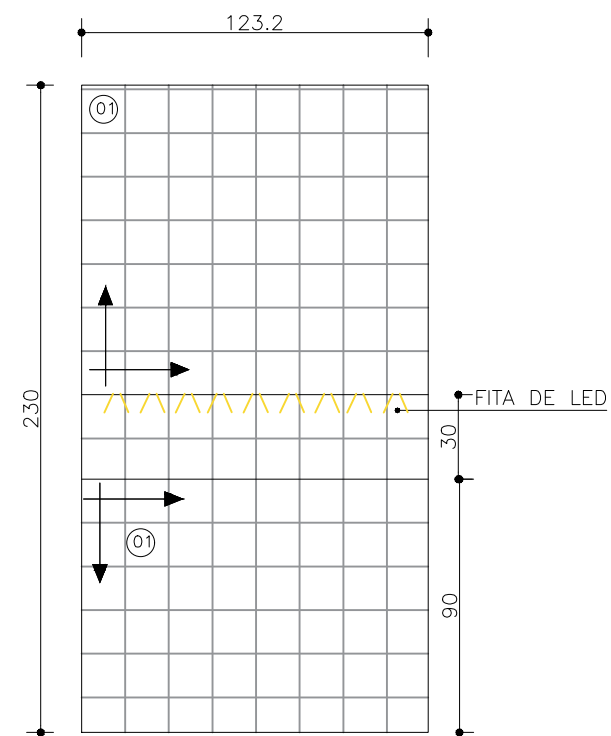


VISTA 02 – BH SUITE
ESCALA 1/25

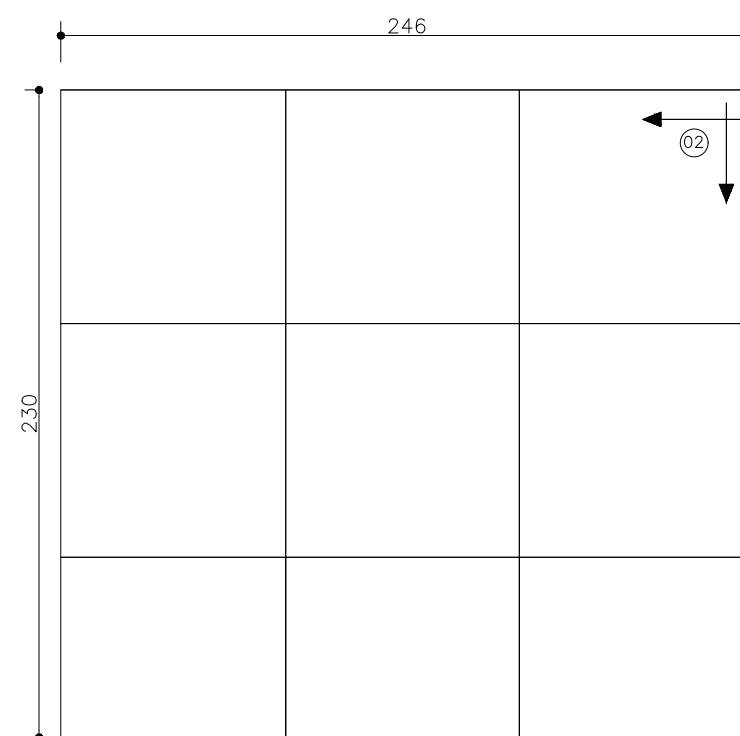

VISTA 03 – BH SUITE
ESCALA 1/25

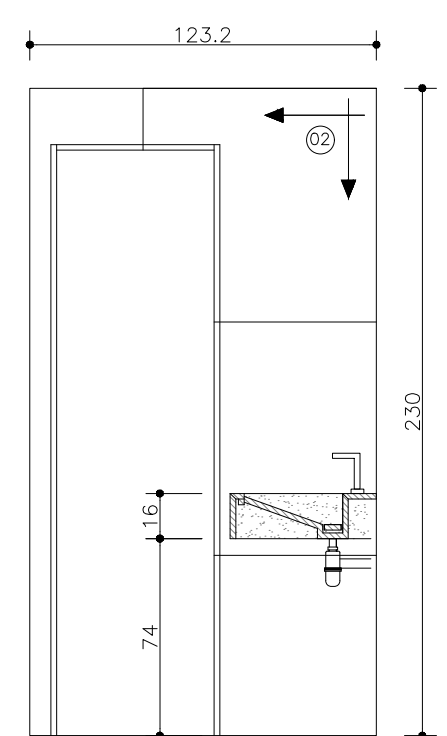



VISTA 04 – BH SUITE
ESCALA 1/25

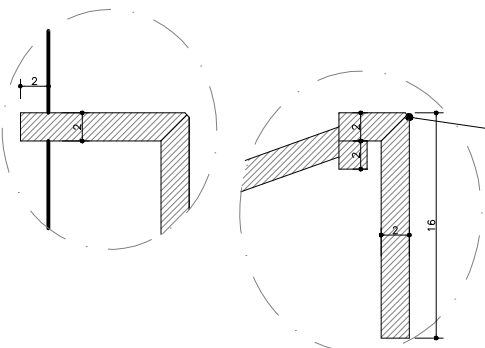


LEGENDA:			
	INDICAÇÃO DO INÍCIO DA PAGINAÇÃO DE PAREDE E O SENTIDO		
01	REVESTIMENTO GOUACHE BRUME 15,5X15,5		
02	PORCELANATO ACETINADO 83X83CM	DAMME MAGDAL ICE RETIFICADO	




PROJETO EXECUTIVO JARDIM DA PENHA		NÚMERO FOLHA 03/05	
TRABALHO DE CONCLUSÃO		DET. BANHEIRO	
ALUNOS JÚLIA ROSI MIRANDA	PROFESSOR GABRIELA BOLSSONI	DATA 26/11/24	ESCALA 1:25

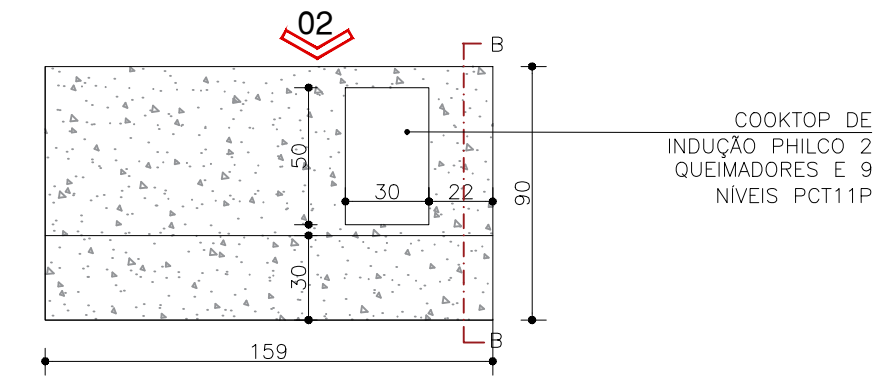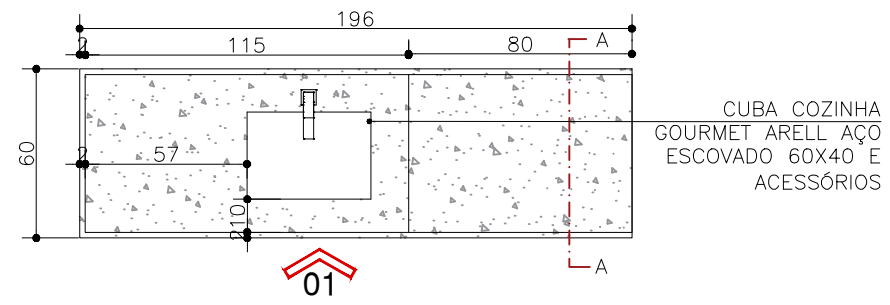


PLANTA BAIXA – COZINHA

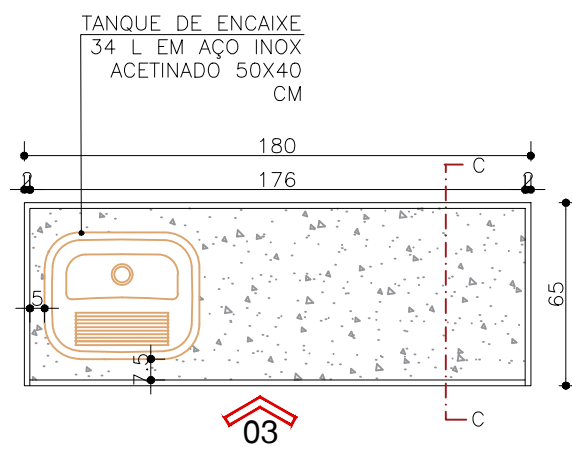


PLANTA BAIXA – ÁREA SERVIÇO

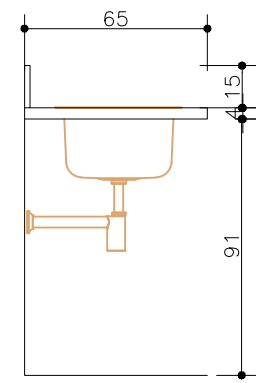


CORTE CC
ESCALA 1/25

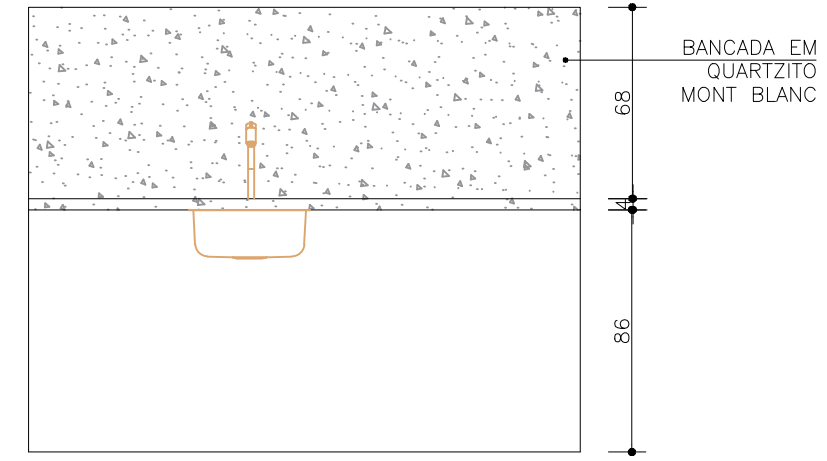


VISTA 01
ESCALA 1/25

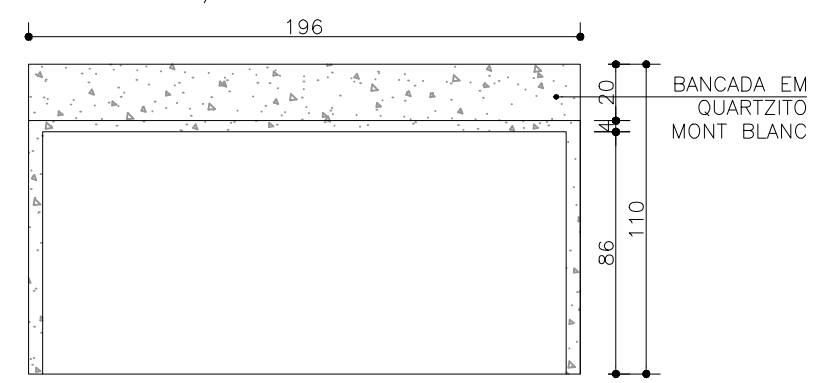


VISTA 02
ESCALA 1/25

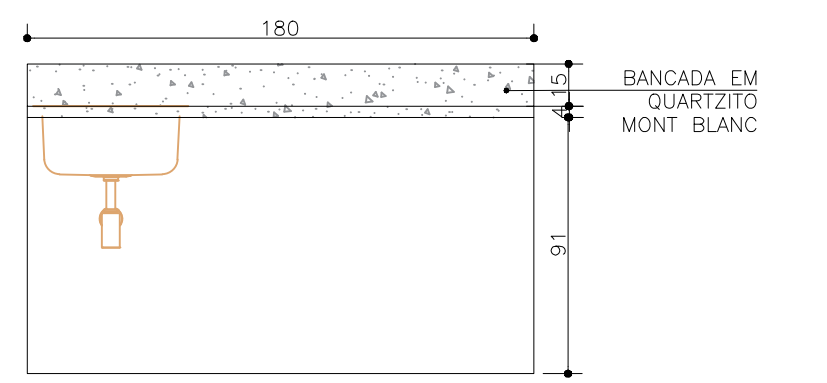


VISTA 03
ESCALA 1/25

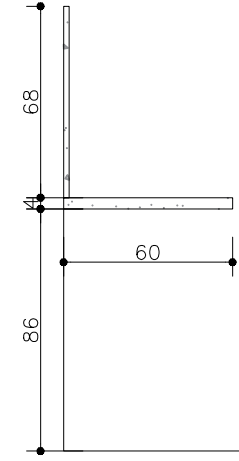


CORTE AA
ESCALA 1/25

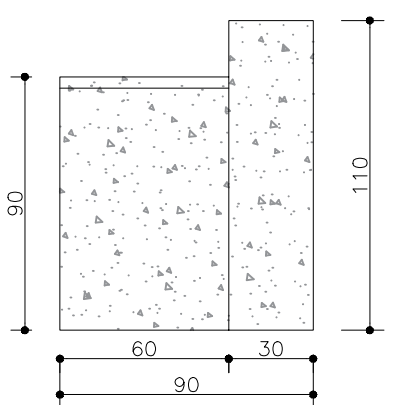


CORTE BB
ESCALA 1/25

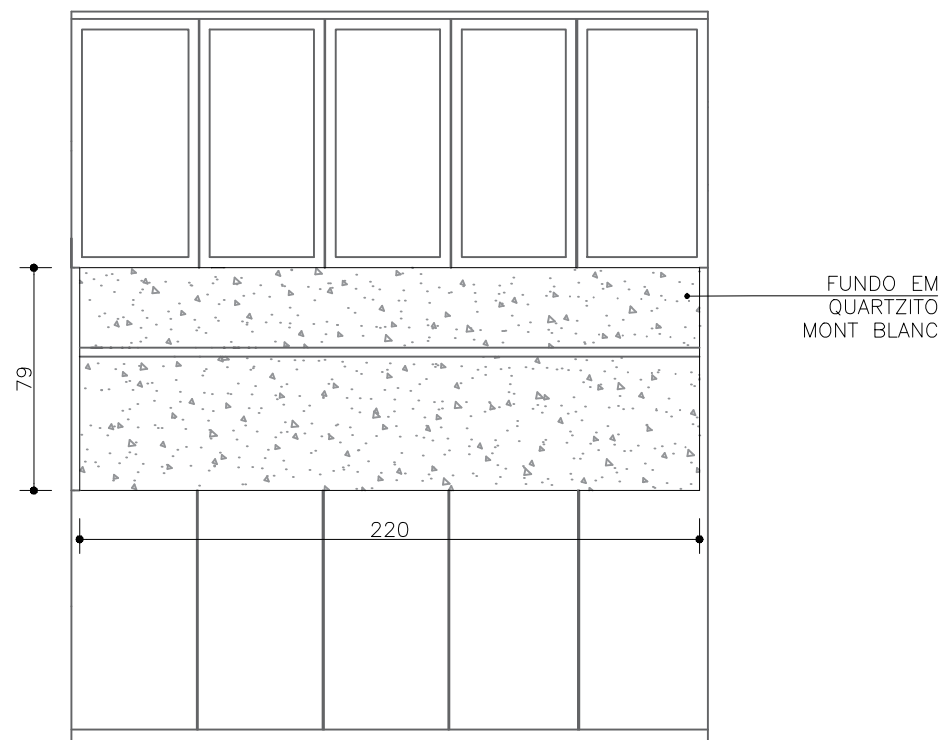

VISTA 01
ESCALA 1/25

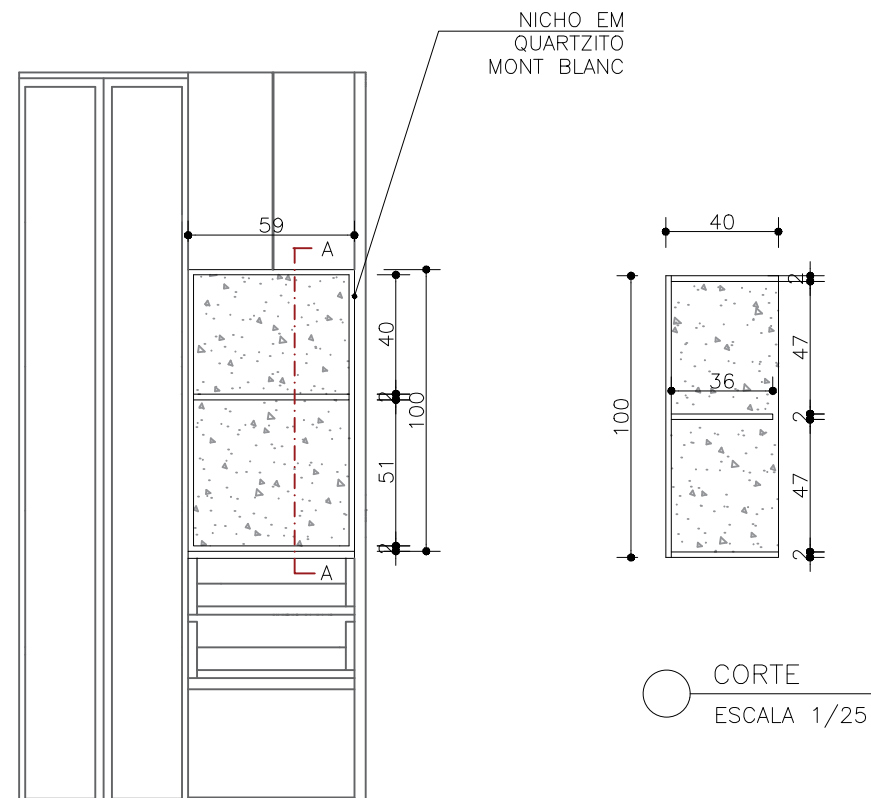

VISTA 02
ESCALA 1/25

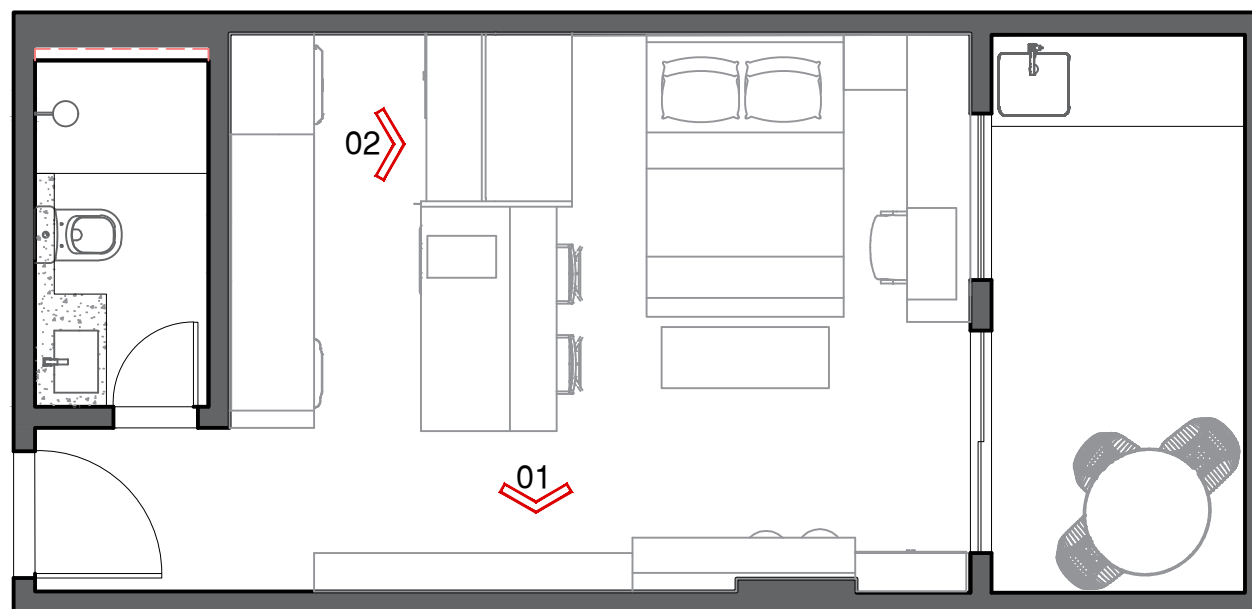

PLANTA BAIXA
ESCALA 1/25